

MAPA POCHODNA
Z MAPY ZASADNICZEJ
MIASTO RZEPIN
województwo lubuskie
ul.: Wojska Polskiego, Lipowa,
Boczna, Walki Młodych
SKALA 1:500
420.244.0711.0712.0713.0714
KERG 920-135/2008


Nie wyklucza się istnienia w terenie innych nie wykazanych na niniejszej mapie urządzeń podziemnych, które nie były zgłaszane do inwentaryzacji lub o których brak informacji w mapie dotychczasowych.

Mapa aktualizowana w zakresie oznaczonym - - - -
Zaznaczone na mapie punkty osnowy podlegają ochronie i w razie zniszczenia będą wznowione na koszt inwestora.

GRANICE DZIAŁKI NA MAPIE NANIESIŁO
ZE WSPÓŁRZĘDNYCH Z POMIARU BEZPOŚREDNIEGO
MAPA JEST KARTOMETRYCZNA,
NADAJE SIĘ DO PROJEKTOWANIA
ZGODNIE Z OBOWIĄZUJĄCYMI PRZEPISAMI.
STAN NA DZIEŃ 19.12.2008r.
AKTUALIZACJĘ WYKONAŁ:

BIURO USŁUG GEODEZYJNYCH
W SŁUBICACH
ul. Piłsudskiego 9b/2, 68-100 Słubice
tel.: 516 534 537, 600 827 339
NIP: 771-148-37-81; REGON: 580795083

POMIATOWY OŚRODEK DOKUMENTACJI
GEODEZYJNEJ I KARTOGRAFICZNEJ
W SŁUBICACH
W obszarze oznaczonym linią
dokonano aktualizacji treści mapy zasadniczej
i zaktualizowano jej dane geodezyjne
i zaktualizowano jej dane kartograficzne
i zaktualizowano jej dane techniczne
i zaktualizowano jej dane opisowe
i zaktualizowano jej dane graficzne
i zaktualizowano jej dane tablicowe
i zaktualizowano jej dane tekstowe
i zaktualizowano jej dane numeryczne
i zaktualizowano jej dane alfabetyczne
i zaktualizowano jej dane symboliczne
i zaktualizowano jej dane kolorystyczne
i zaktualizowano jej dane typograficzne
i zaktualizowano jej dane wydawnicze
i zaktualizowano jej dane drukarskie
i zaktualizowano jej dane techniczne
i zaktualizowano jej dane opisowe
i zaktualizowano jej dane graficzne
i zaktualizowano jej dane tablicowe
i zaktualizowano jej dane tekstowe
i zaktualizowano jej dane numeryczne
i zaktualizowano jej dane alfabetyczne
i zaktualizowano jej dane symboliczne
i zaktualizowano jej dane kolorystyczne
i zaktualizowano jej dane typograficzne
i zaktualizowano jej dane wydawnicze
i zaktualizowano jej dane drukarskie

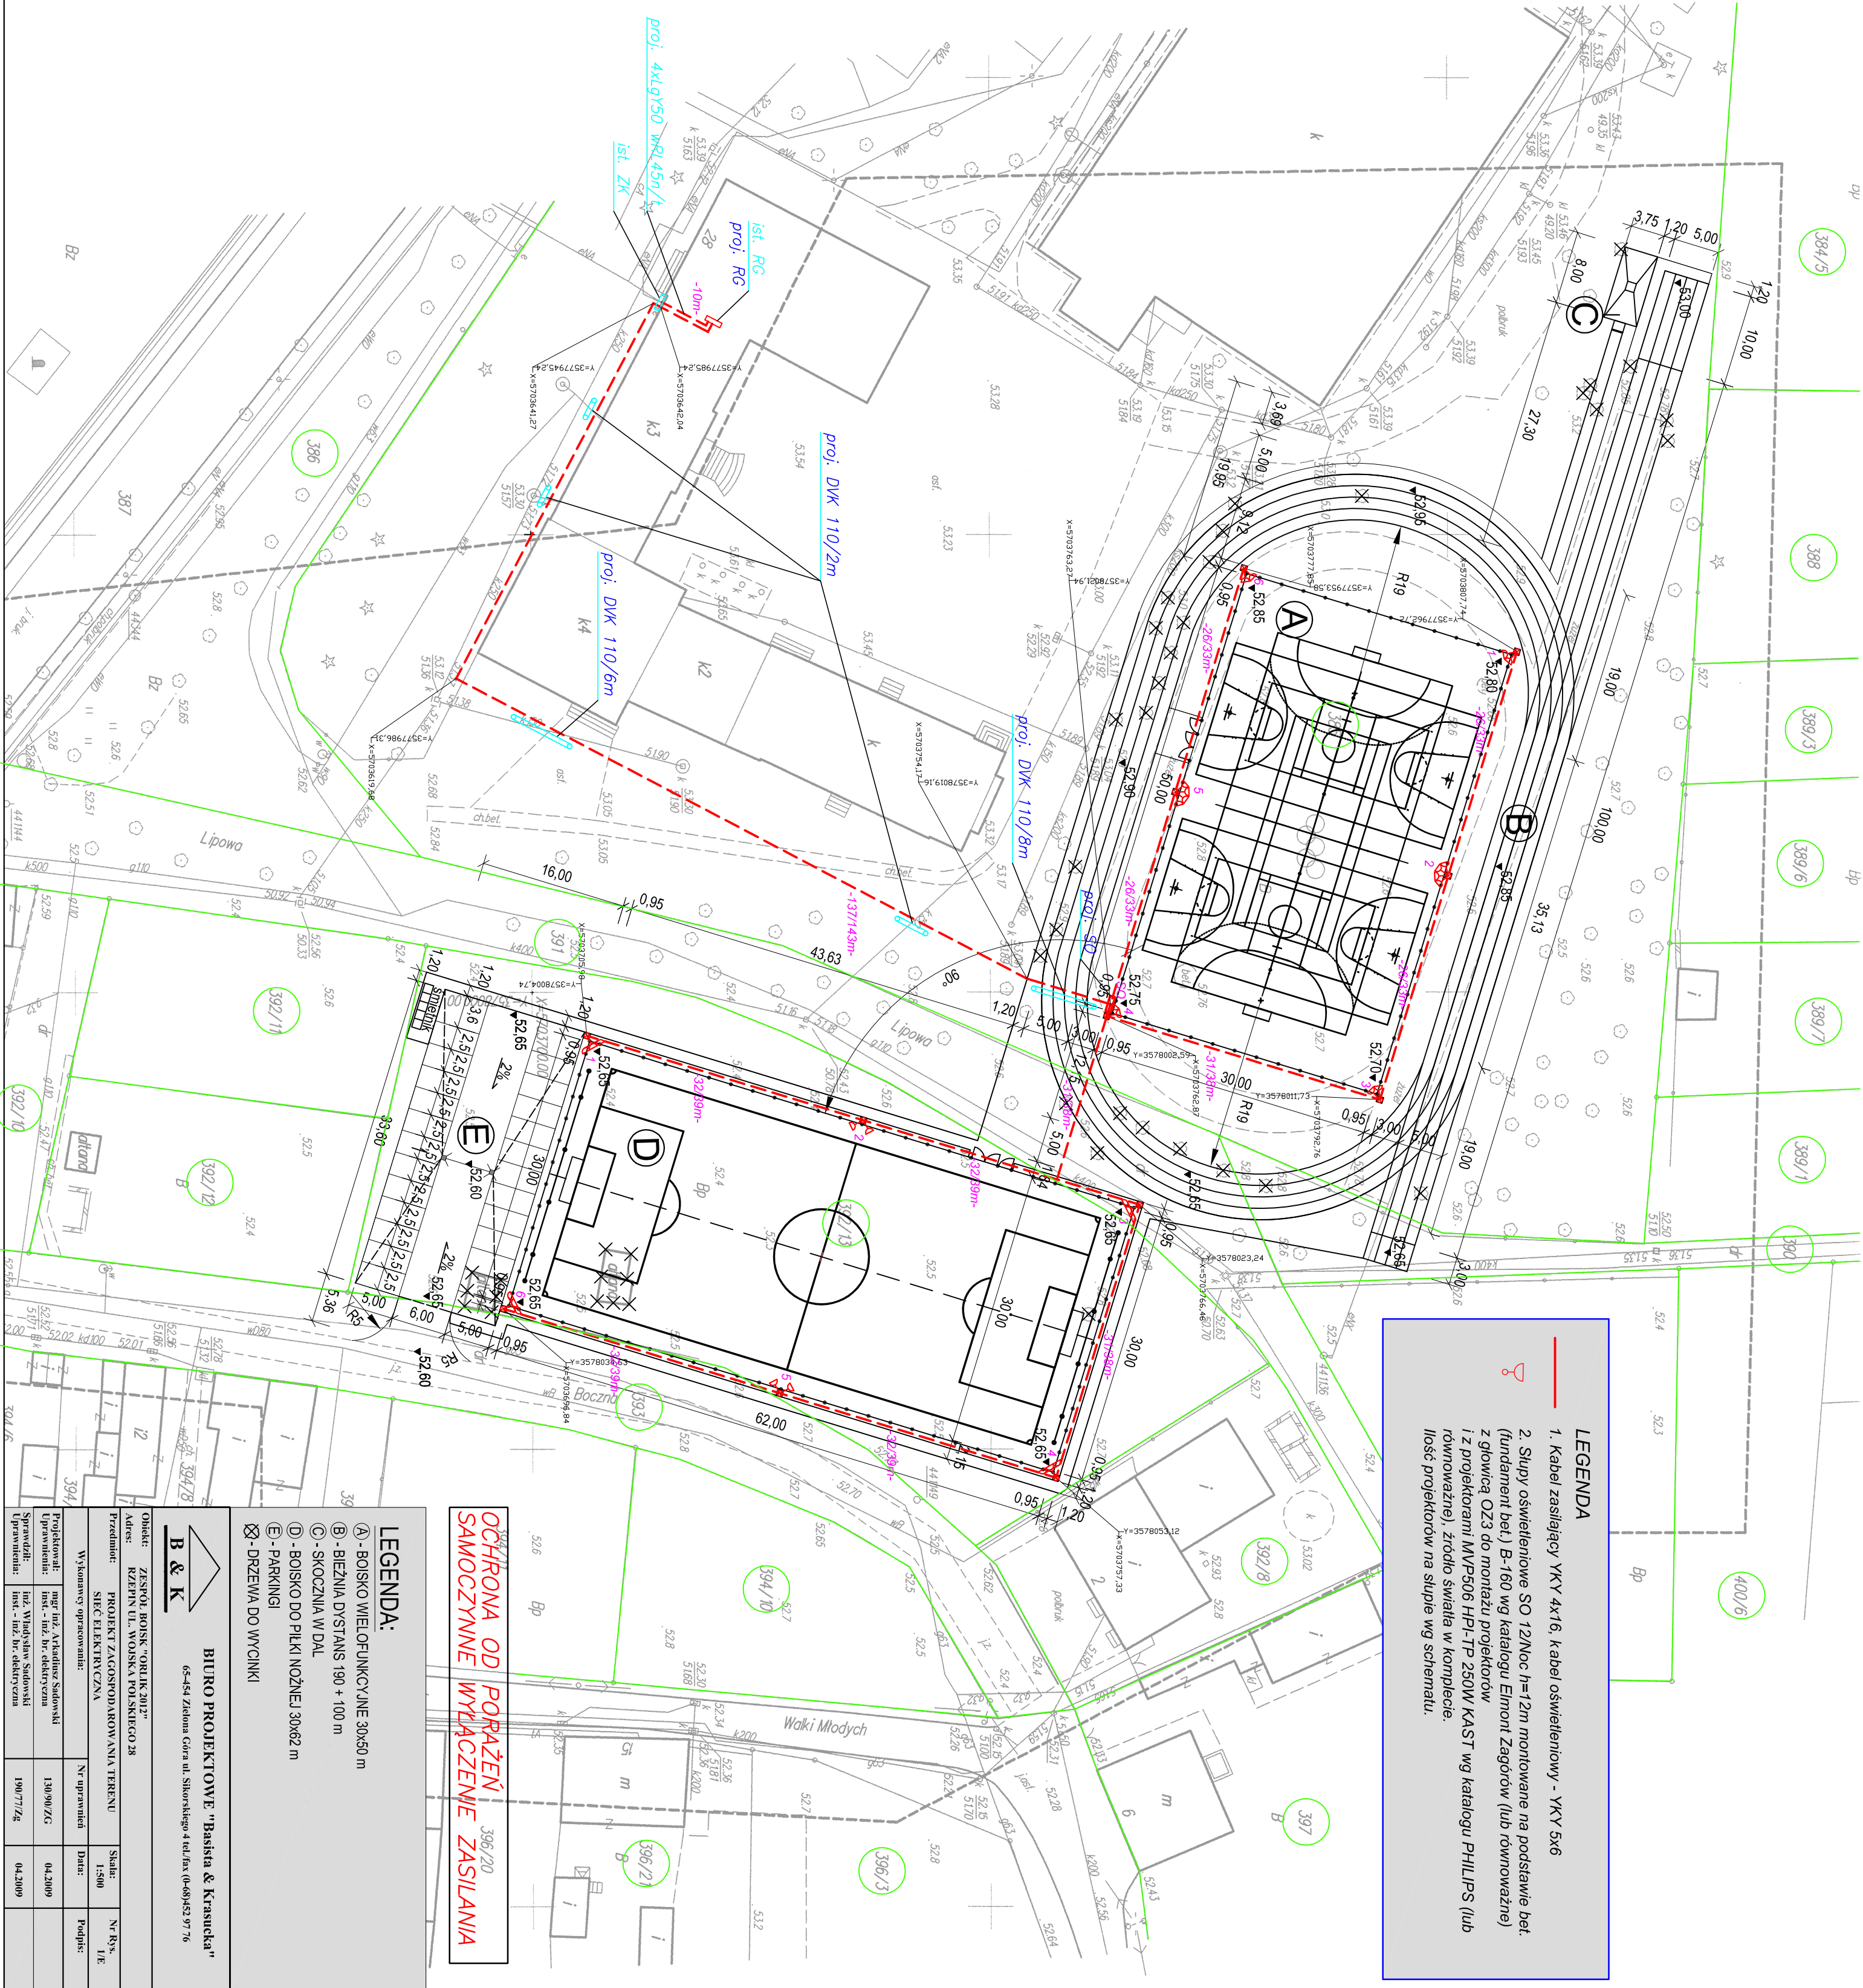

LEGENDA

1. Kabel zasilający YKY 4x16, kabel oświetleniowy - YKY 5x6

2. Słupy oświetleniowe SO 12Noc h=12m montowane na podstawie bet. (fundament bet.) B-160 wg katalogu Elmont Zagłóć (lub równoważne) z głowicą QZ3 do montażu projektorów i z projektorami MVP506 HPI-TP 250W KAST wg katalogu PHILIPS (lub równoważne), źródło światła w komplecie. Ilość projektorów na słupie wg schematu.

OCHRONA OD PORAŻEN
SAMOCZYNNY WYŁĄCZENIE ZASILANIA

LEGENDA:

A - BOISKO WIELOFUNKCYJNE 30x50 m

B - BIEŻNIA DYSTANS 190 + 100 m

C - SKOCZNIA W DAL

D - BOISKO DO PIŁKI NOŻNEJ 30x62 m

E - PARKINGI

DRZEWA DO WYCINKI

B & K

BIURO PROJEKTOWE "Baśka & Krasucka"

65-454 Zielona Góra ul. Słowackiego 4 tel./fax (0-65)453 97 76

Obiekt: ZESPÓŁ BOISK "ORLIK 2012"

Adres: RZEPIN UL. WOJSKA POLSKIEGO 28

Przebudowa: PROJEKT ZAGOSPODAROWANIA TERENU

Wykonawca: SIEĆ ELEKTRYCZNA

Projektant: mgr inż. Arkadiusz Sadowski

Uprawnienie: inż. inż. br. elektryczna

Supervizor: inż. inż. br. elektryczna

Skala: 1:500

Data: 04.2009

N. Rys. I/E

Podpis: 190/77/24

04.2009